



Nord = 1.468.050,00

Nord = 1.468.050,00

Particolare fosso di guardia in cls

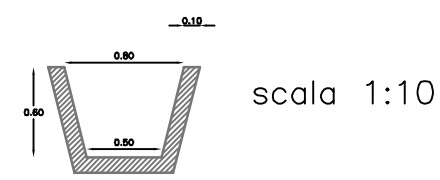

Legenda	
+	Punto Battuto
●	Caposaldi
—	Vegetazione
	Fabbricati
	Tettoie
==	Recinzione Impianto
○	Pali pubblica illumin.
□	Pozzetti in cls
—	Percolato
—	Pozze acqua
●	Impianto biogas
—	Contorno area rifiuti
○	Serbatoi Metallici
==	Fosso di guardia in cls
—	Impianto antincendio

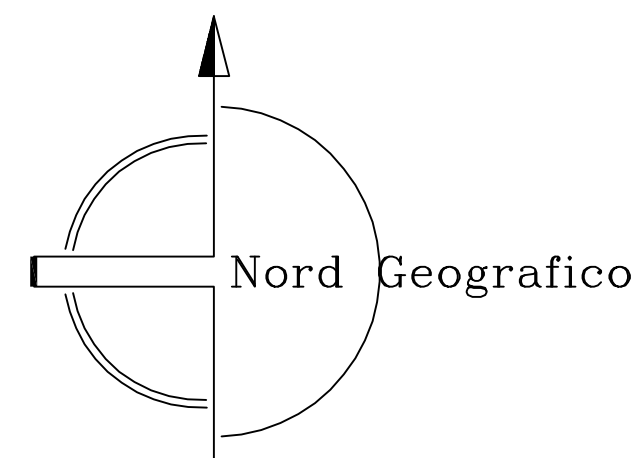

TOPOPROGRAM & Service	
Comune: FRANCAVILLA FONTANA	Committente: Comune di Francavilla Fontana
Oggetto: Attività tecniche concernenti il rilievo della "discarica controllata di 1° categoria di mc 470.000, per lo smaltimento dei rifiuti urbani, assimilabili agli urbani e dei fanghi provenienti dalla depurazione di acque civili, prodotti dai Comuni del bacino BR/2, sito in Francavilla Fontana alla c.da Feudo Inferiore, CIG ZE31976EA9	Data: 16.11.2016 Scala: 1:500
Rev:	Data
Descrizione	
Tavola PN01	UNI Prot. del
Planimetria Numeri	A0
Piano Quotato	
Emesso da:	Verificato da:
Sost. il	Sost. dal